
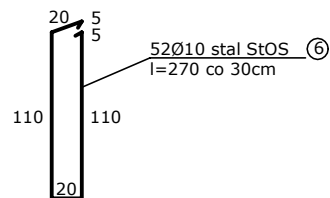
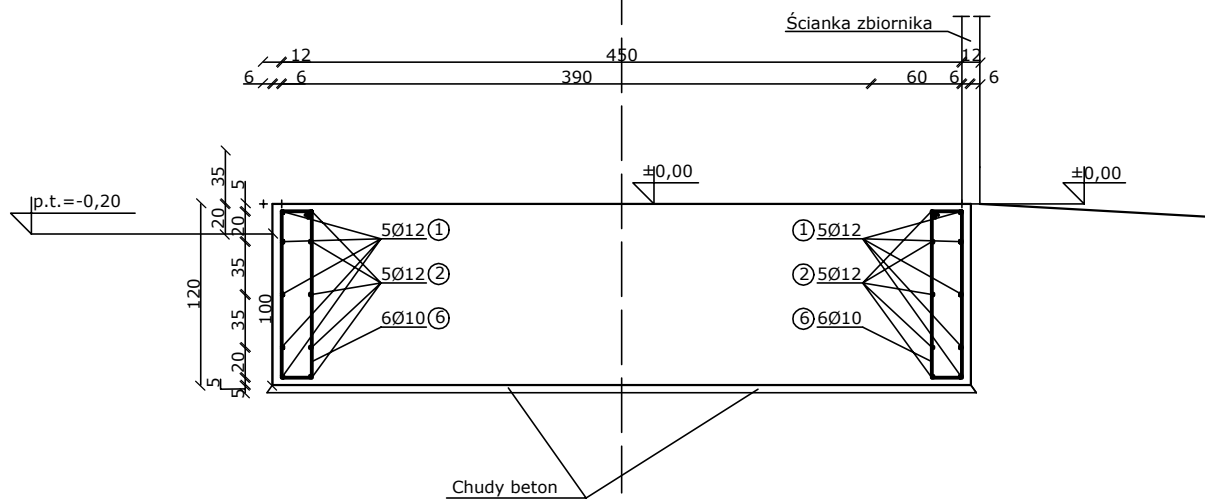


SZCZEGÓŁY ZBROJENIA FUNDAMENTU

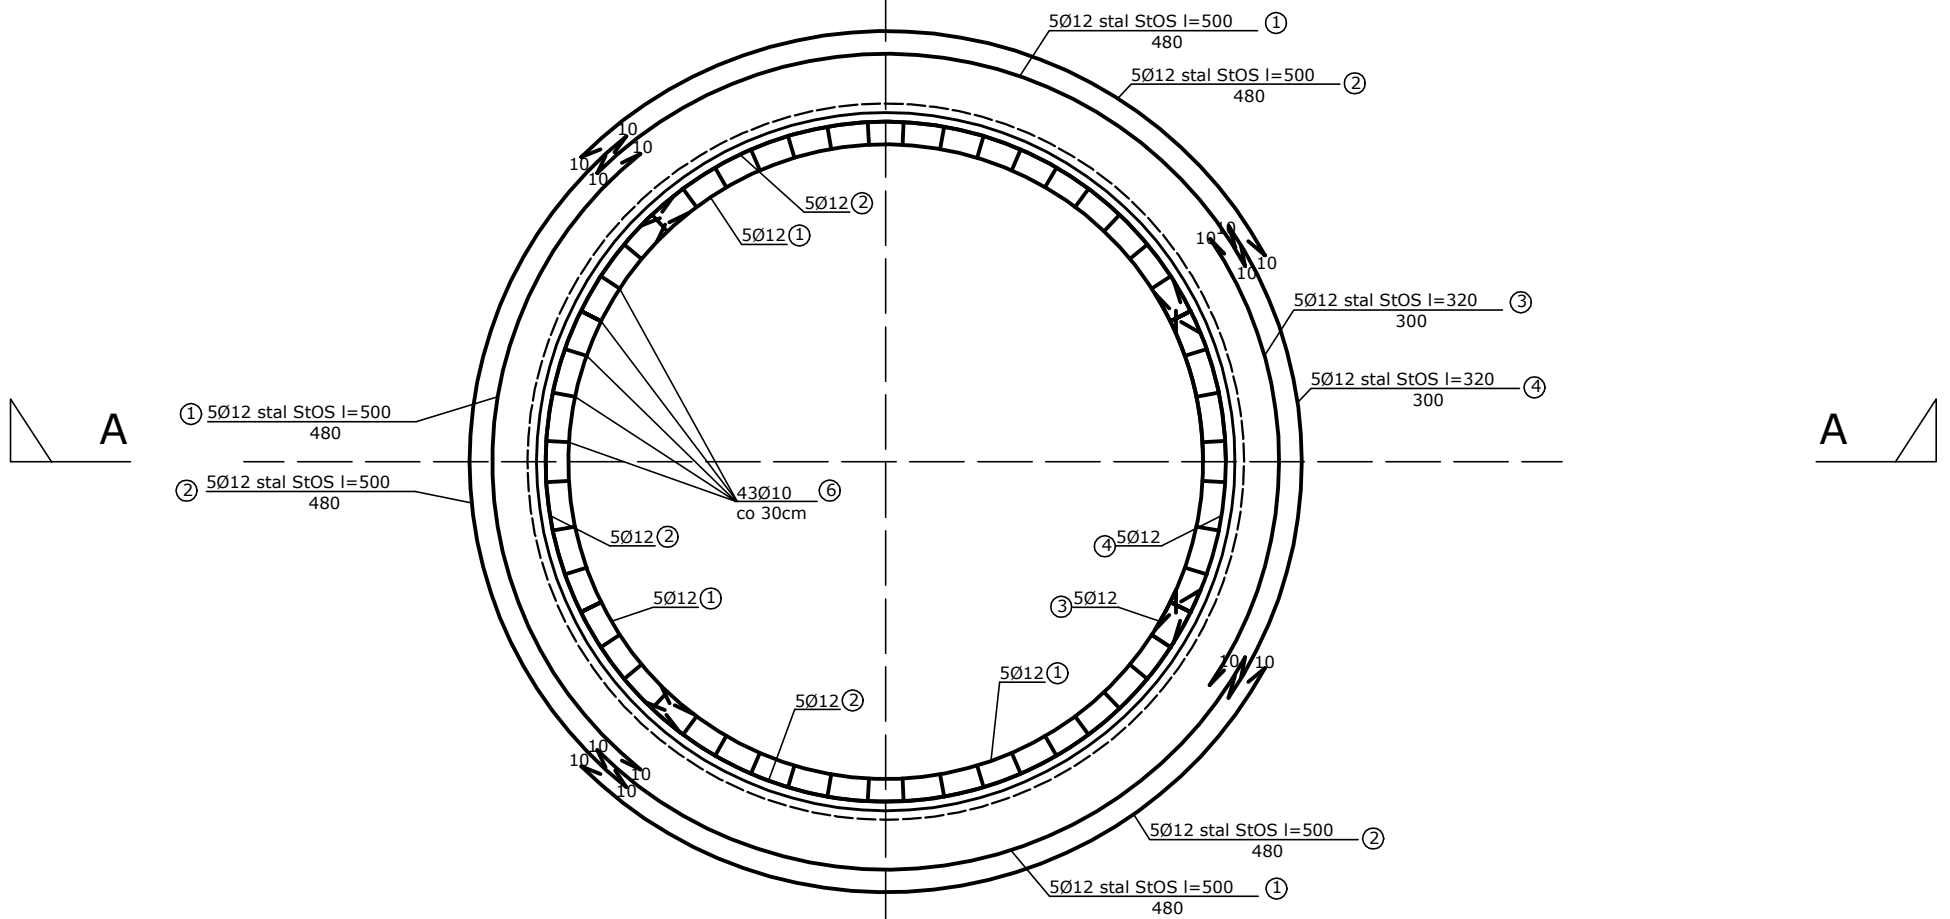

PRACOWNIA *DeCADA* PROJEKTOWA

inż. Jędrzej Myska 77-100 Bytów ul. Ceynowy 12 tel. 609 511 959 Biuro: Kościerzyna ul. Wodna 14

TEMAT: BUDOWA ZBIORNIKÓW RETENCYJNYCH NA DZ. NR 456/2 W MIEJSCOWOŚCI LINIEWO, GM. LINIEWO			
PROJEKTOWAŁ: Jędrzej Myska	NR UPRAWNIENI: POM/0040/POOS/07	PODPIS:	SKALA: 1:50
PROJEKTOWAŁ: mgr inż. Bohdan Szyłański	NR UPRAWNIENI: 6159/GD/94	PODPIS:	DATA: XII 2014
NAZWA RYSUNKU: SZCZEGÓŁY ZBROJENIA FUNDAMENTU			Rys. Nr 4