

Uchwała Nr V/39/2015
Rady Gminy Liniewo
z dnia 25 marca 2015 r.

w sprawie wyrażenia zgody na ustanowienie służebności przesyłu.

Na podstawie art. 18 ust. 2 pkt. 9 lit. a ustawy z dnia 8 marca 1990 r. o samorządzie gminnym (Dz. U. z 2013 r. poz. 594 z późn. zm.) art. 13 ust. 1 ustawy z dnia 21 sierpnia 1997 r. o gospodarce nieruchomościami (Dz. U. z 2014 r. poz. 518 z późn. zm.) oraz art. 305¹ ustawy z dnia 23 kwietnia 1964 r. Kodeks cywilny (Dz. U. z 2014 poz. 121 z późn. zm)

Rada Gminy w Liniewie na wniosek Wójta Gminy Liniewo uchwała, co następuje:

§ 1

Wyraża się zgodę na ustanowienie służebności przesyłu o powierzchni 0,2 m² dla wykonania przyłącza kablowego na działce gminnej 67/1, 67/18 położonej w miejscowości Liniewo obręb Liniewo stanowiące własność Gminy Liniewo.

§ 2

Integralną część uchwały stanowi mapa sytuacyjna lokalizacji przyłącza kablowego stanowiąca załącznik nr 1

§ 3

Wykonanie uchwały powierza się Wójtowi Gminy Liniewo.


§ 4

Uchwała wchodzi w życie z dniem podjęcia.



Przewodniczący
Rady Gminy Liniewo

Wiesław Szarmach

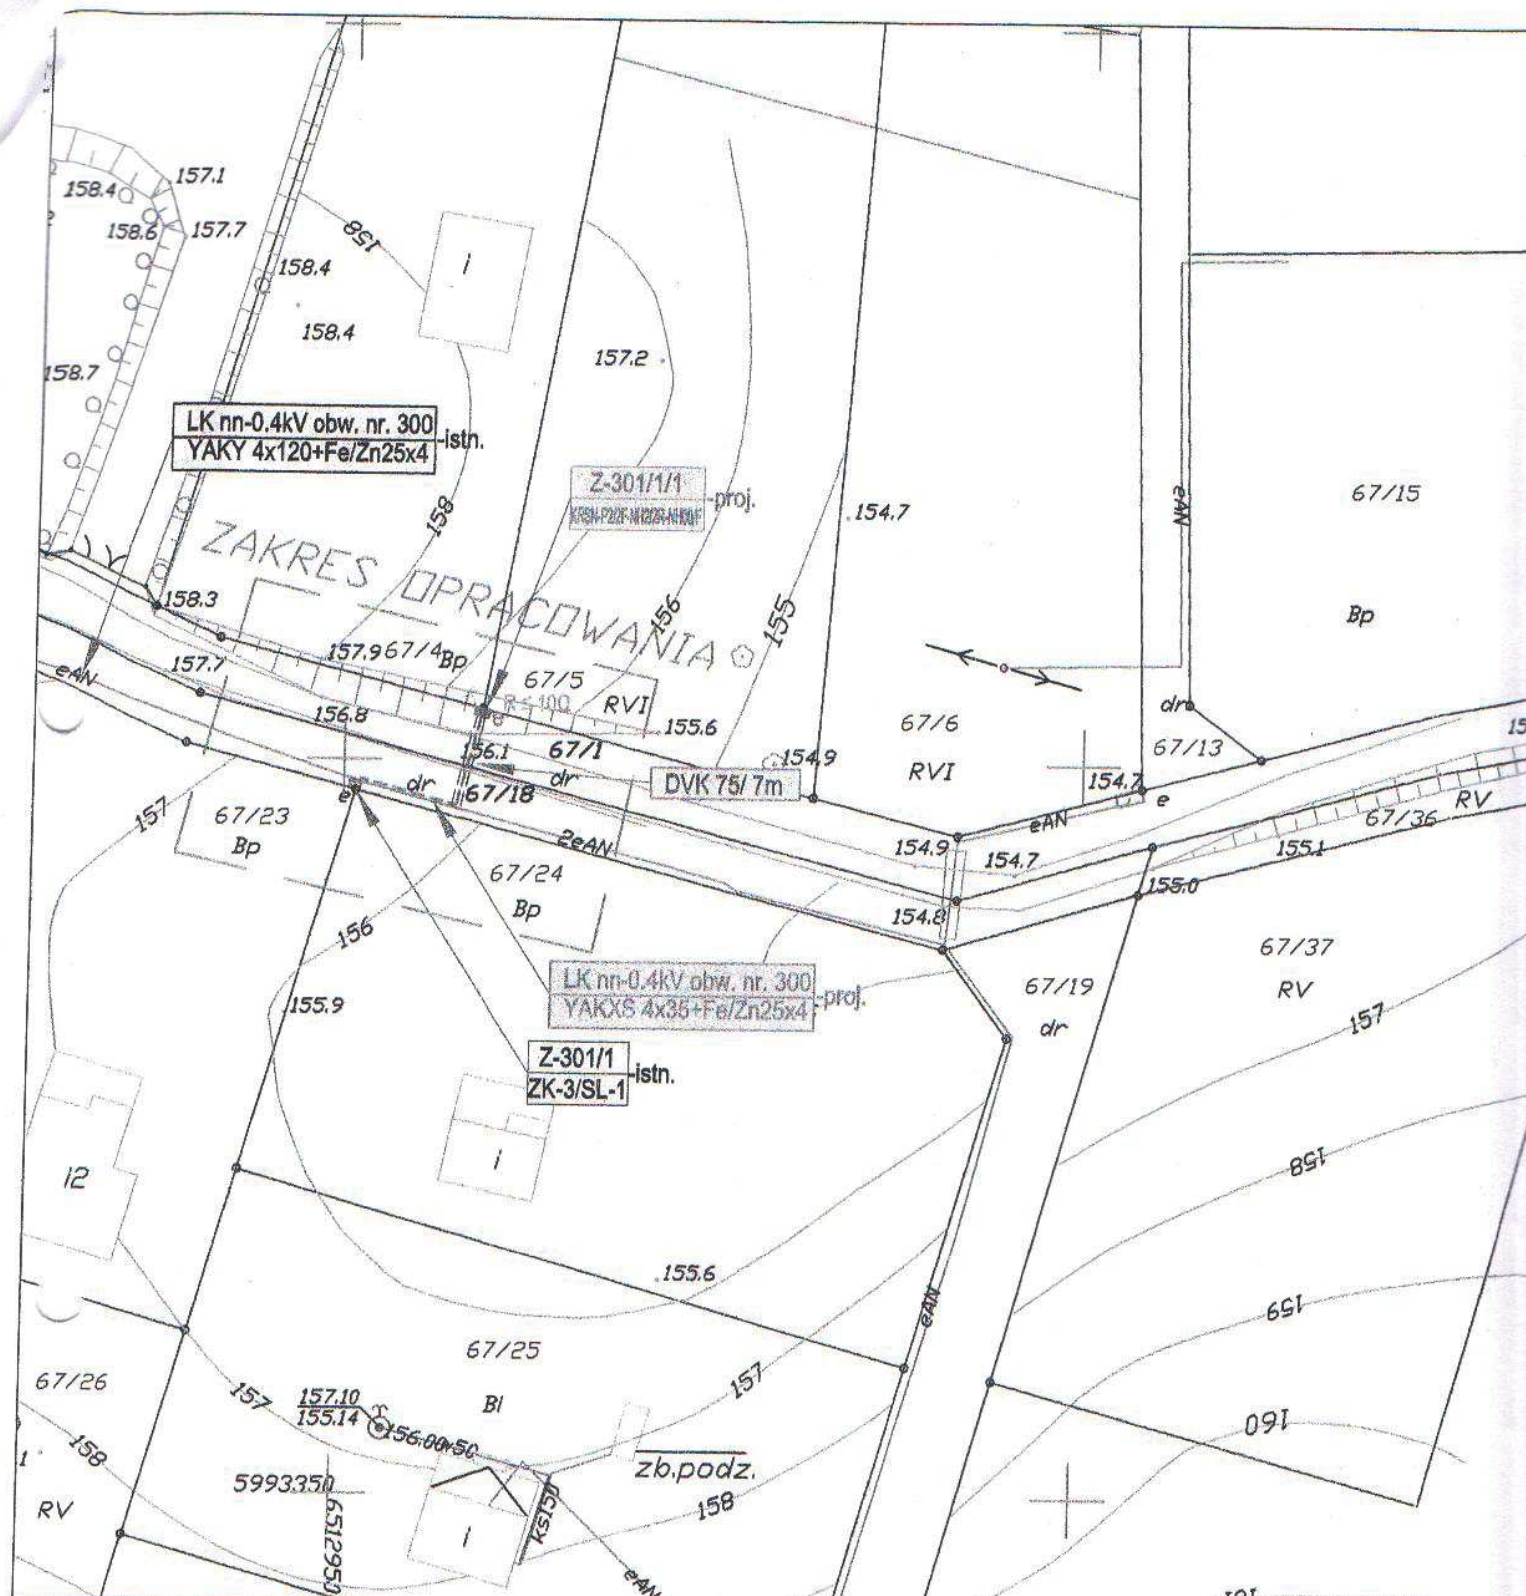

OZNACZENIA

- ISTN. ELEMENTY UZBROJENIA ENERGETYCZNEGO
- PROJ. ELEMENTY UZBROJENIA ENERGETYCZNEGO

402-P	- istniejąca numeracja słupa - rodzaj słupa
1x2N-10	- ilość i rodzaj żerdzi
Z-101/1	- istniejąca numeracja złącza kablowego
ZK-1/P-1	- typ złącza (zestawu zasilająco-pomiarowego)
Z-502	- projektowana numeracja złącza kablowego
ZK-1b/RP-2	- typ złącza (zestawu zasilająco-pomiarowego)

LEGENDA

PROJEKTOWANE ELEMENTY SIECI ENERGETYCZNEJ

	- przyłącze kablowe
	- złącze kablowe
	- rura osłonowa (przewodnik)

KERG 1475/2013
Ks. rob.. Ks 7/2013

MAPA DO CELÓW PROJEKTOWYCH

SKALA 1 : 500


województwo: pomorskie, powiat kościerski
gmina Liniewo, obręb LINIEWO
dz. nr 67/1, 67/8, 67/4, 67/5
sekcja mapy zas.: 6.214.22.09.3.1

osnowa pozioma: układ '2000'
osnowa wysokościowa: układ Kronsztadt '86'

Legenda
Zakres opracowania ---

Uwaga !!!

1. Nie wyklucza się istnienia innych, nie wykazanych na niniejszej mapie urządzeń podziemnych nie zgłoszonych do inwentaryzacji.
2. Mapa aktualna pod względem sytuacyjno-wysokościowym i uzbrojenia terenu na dzień 22.08.2013r.
3. Granice działek wniesiono na podstawie mapy ewidencji gruntów - bez prawnego ustalenia na etapie.
4. W zakresie opracowania mapy nie występują projekty uzgodnione w ZUD w Kościerzynie.
5. Mapa do celów projektowych została wykonana bez ustalenia obciążeń służebnościami gruntowymi ujawnianymi w księdze wieczystej.

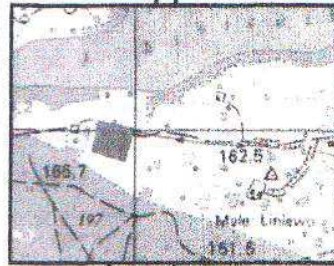

ORIENTACJA
SKALA 1:25000

Sporządził:

USŁUGI GEODEZYJNE
Krzysztof Putkamer
83-200 STANISŁAWSKA GÓLANSKI
os. ks. H. Białobłota 7/53 tel./fax 13 401
NIP 5921321753, Regon 220943597

Wójt Gminy Liniewo uzgodnia brał
budowę linii kablowej nn-0,4 kV
w miejscowości Liniewo w pasie
drogi gminnej działki 67/1 i 67/8
zgodnie z uzgodnieniem RGKIR. 7012.24.13.k
z dnia 9.09.2013.

USŁUGI GEODEZYJNE

Krzysztof Putkamer

GEODETA UPRAWNIONY

mgr inż. Eugeniusz Cyron
Nr upr. 14838

z up. WÓJTA

Krzysztof Bieski
Kierownik Referatu
Gospodarki Komunalnej i Rozwoju

STAROSTWO POWIATOWE W KOŚCIERZYNIE
Wydział Geodezji i Gospodarki Nieruchomościami
mimo - Dział w: Ośrodek Dokumentacji
Geodezyjnej i Kartograficznej
W toku prac geodezyjnych na terenie...
20.08.13
z up. STAROSTY
Joanna Brzozowska
Stenotypistka Biurowa
Powiatowy Ośrodek Dokumentacji
Geodezyjnej i Kartograficznej

Przed przystąpieniem do...
URZĄD GMINY
83-420 LINIEWO
województwo pomorskie
w Zespole Działania i Dokumentacji Projektowej
w Kościerzynie

EOP: ZN/1266/3434/2013/1300672/1

BIBELSAN
PRACOWNIA PROJEKTOWA
PBI "BIBELSAN" s.c. GDANSK
80-298 Gdańsk-Kokoszkki
ul. Budowlanych 31, tel./fax (0-58) 347-55-85
adres e-mail: biuro@bibelsan.pl

stadium opracowania: Projekt budowlany-wykonawczy
nazwa rysunku:
PROJEKT ZAGOSPODAROWANIA TERENU
ZEWNETRZNE SIECI ELEKTROENERGETYCZNE
LK nn-0,4 kV

tytuł opracowania:
ZASILANIE ELEKTROENERGETYCZNE

data: 30-08-2013 skala: 1:500 nr. rys: E1
projektował: mgr inż. F. Dembek
upr. bud. 1431/Gd/84 w specjalności
instalacyjno-inż. w zakresie inst. elektrycz.

adres inwestycji:
LINIEWO
GMINA LINIEWO

opracował: inż. M. Niedziałkowski
sprawdził: mgr inż. J. Gomułka
upr. bud. ZGP-III-630/247/79 w specjalności
instalacyjno-inż. w zakresie inst. elektrycz.

ERGETYCZNEJ
re nn-0.4kV
rzepust kablowy)