


**KOPIA MAPY ZASADNICZEJ  
SKALA 1:500**

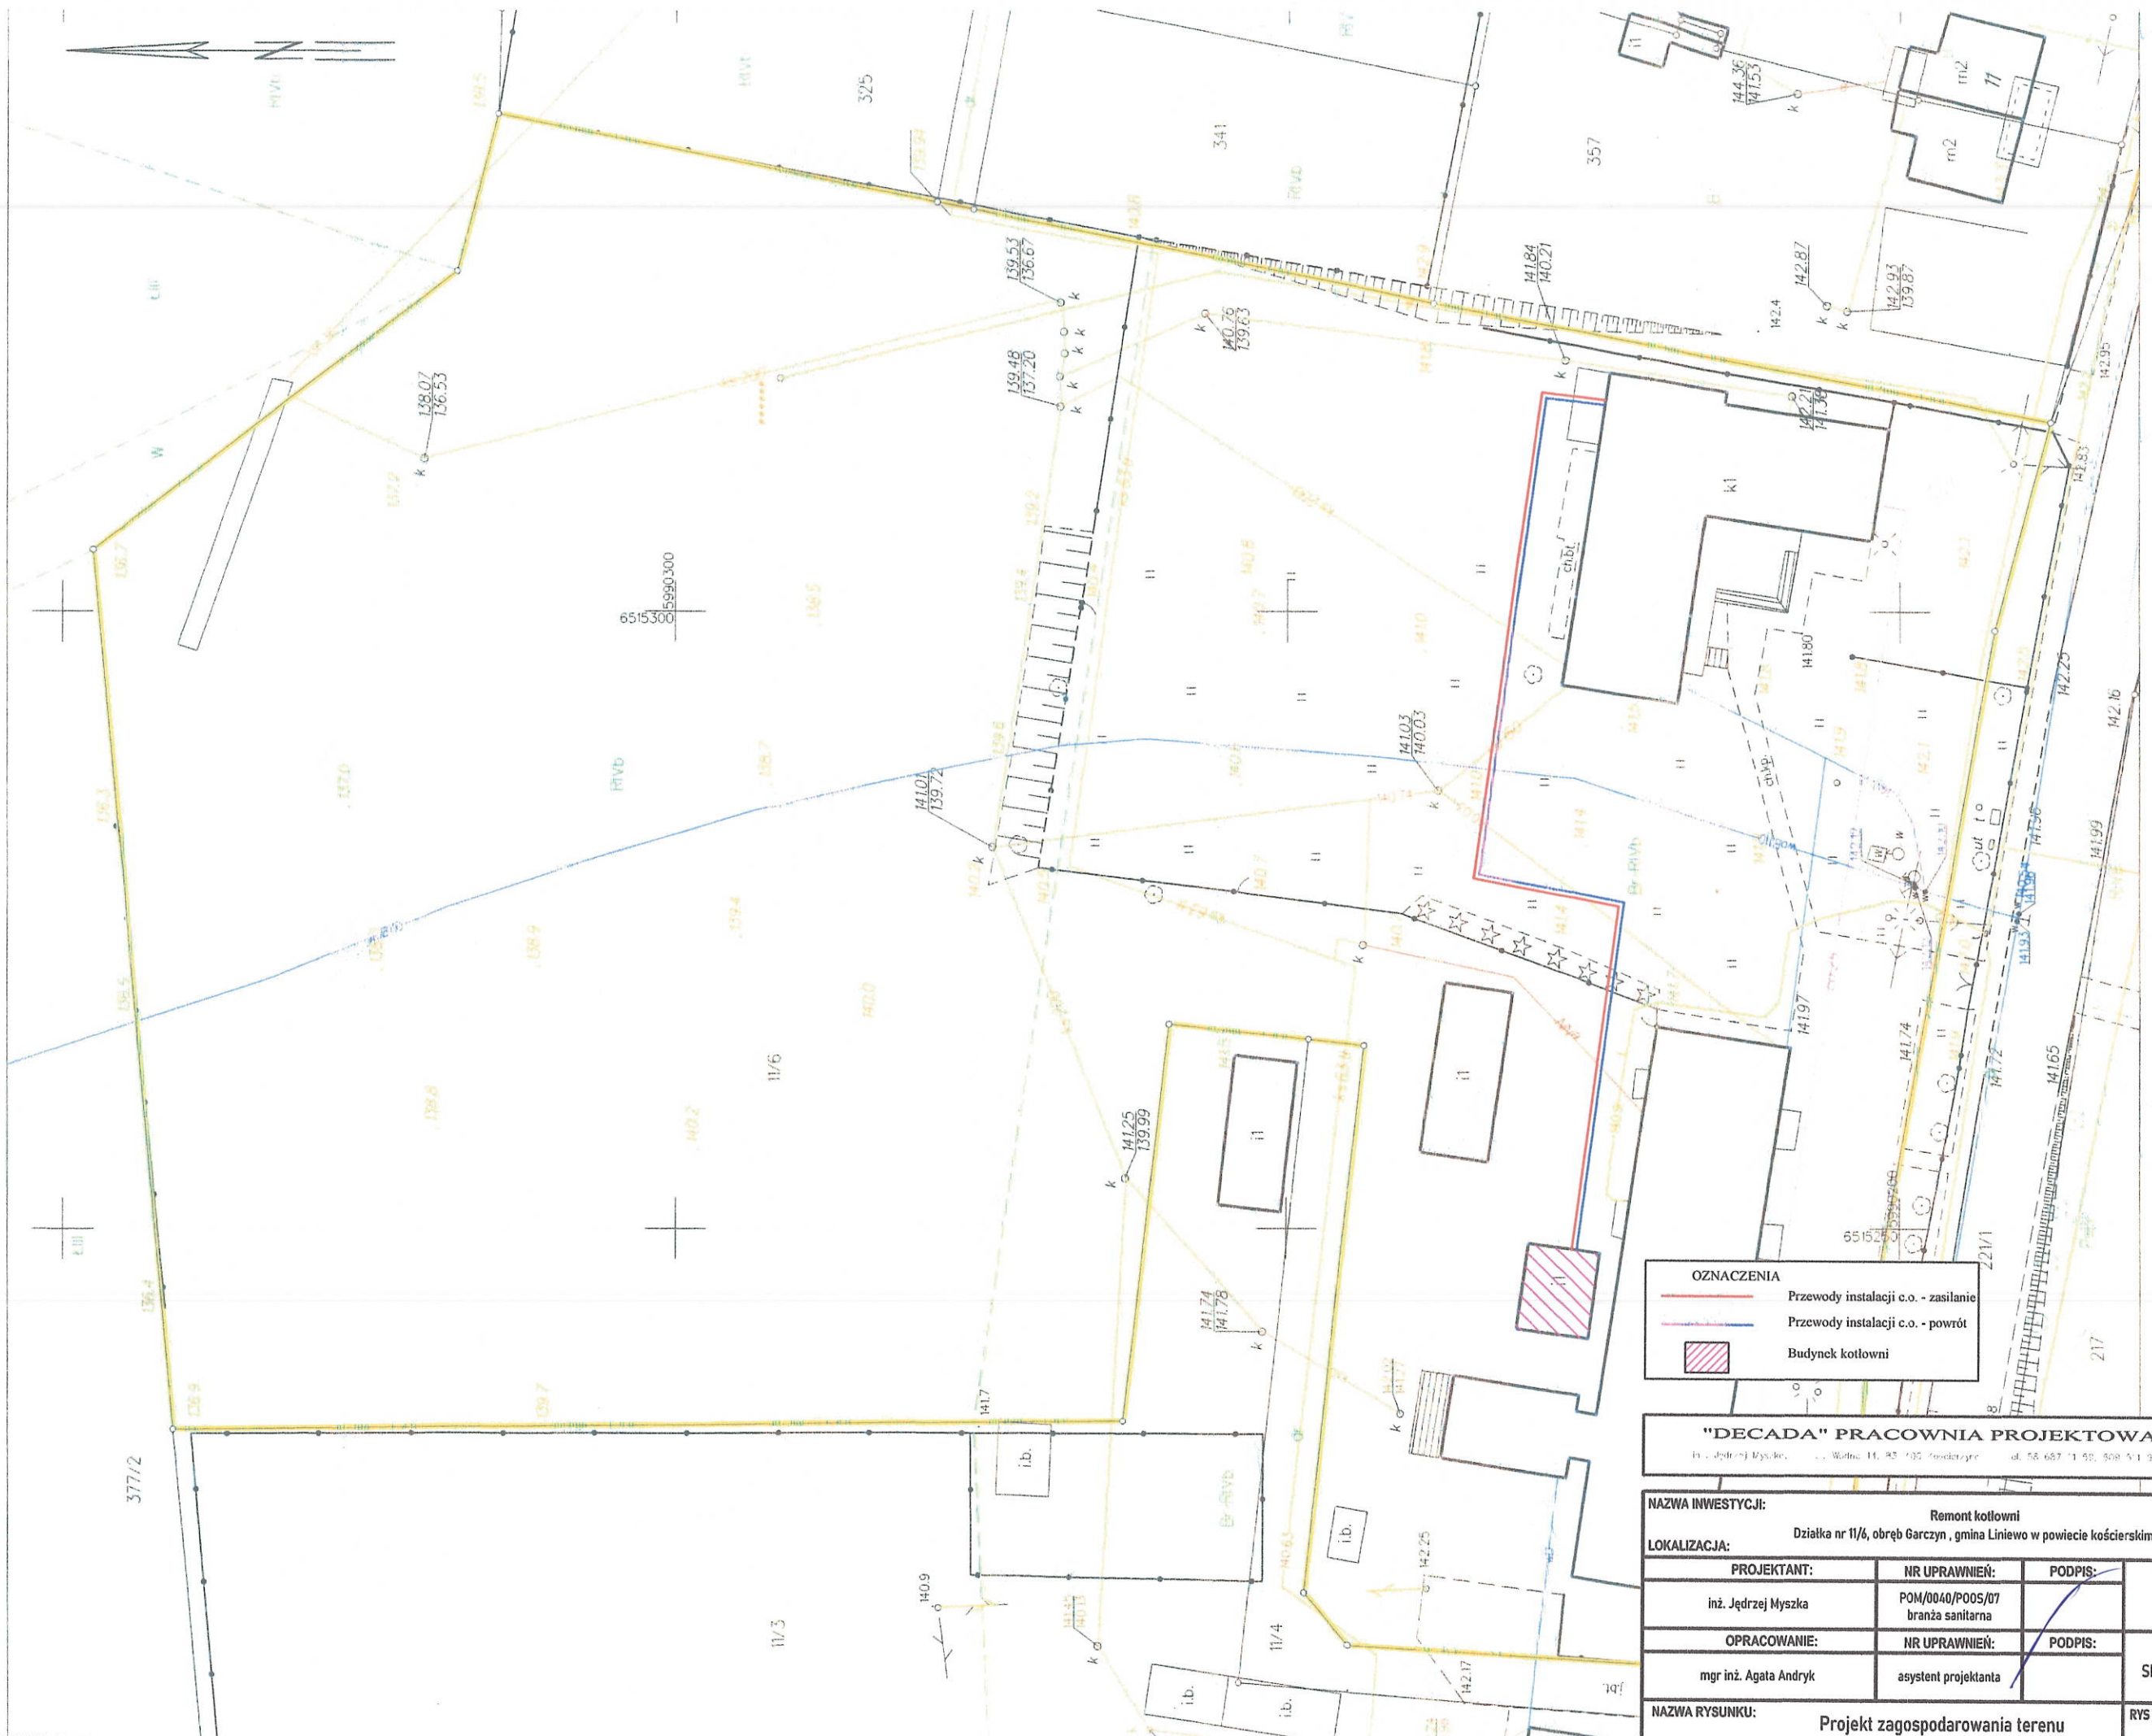

**OZNACZENIA**

- Przewody instalacji c.o. - zasilanie
- Przewody instalacji c.o. - powrót
- Budynek kotłowni

**"DECADA" PRACOWNIA PROJEKTOWA**  
 ul. Jędrzej Myszka, ... Wulka 11, 83-705 Kościerzyna tel. 58 687 11 98, 508 511 989

<b>NAZWA INWESTYCJI:</b>		Remont kotłowni	
<b>LOKALIZACJA:</b>		Działka nr 11/6, obręb Garczyn, gmina Liniewo w powiecie kościerskim.	
<b>PROJEKTANT:</b>	<b>NR UPRAWNIENI:</b>	<b>PODPIS:</b>	<b>SKALA:</b>
inż. Jędrzej Myszka	POM/0040/POOS/07 branża sanitarna		1:500
<b>OPRACOWANIE:</b>	<b>NR UPRAWNIENI:</b>	<b>PODPIS:</b>	<b>DATA:</b>
mgr inż. Agata Andryk	asystent projektanta		SIERPIEŃ 2023
<b>NAZWA RYSUNKU:</b>			<b>RYS NR</b>
Projekt zagospodarowania terenu			1

zup. 57.0.0054