


Woj. pomorskie
Powiat Kościerzyna
Gmina Liniewo
Dobrek LINIEWO
Dz. nr 2500/07
KERG 2500/07
Nr zam. 259/07
Dsnowa pozioma układ 1965, Dsnowa wysokościowa układ Kronsztadt
Mapa aktualna na dzień 26-11-2007 r.
nie wyklucza się istnienia innych nie wykazanych na niniejszej mapie urządzeń podziemnych o których brak jest informacji w instytucjach branżowych.

Skala 1:25000

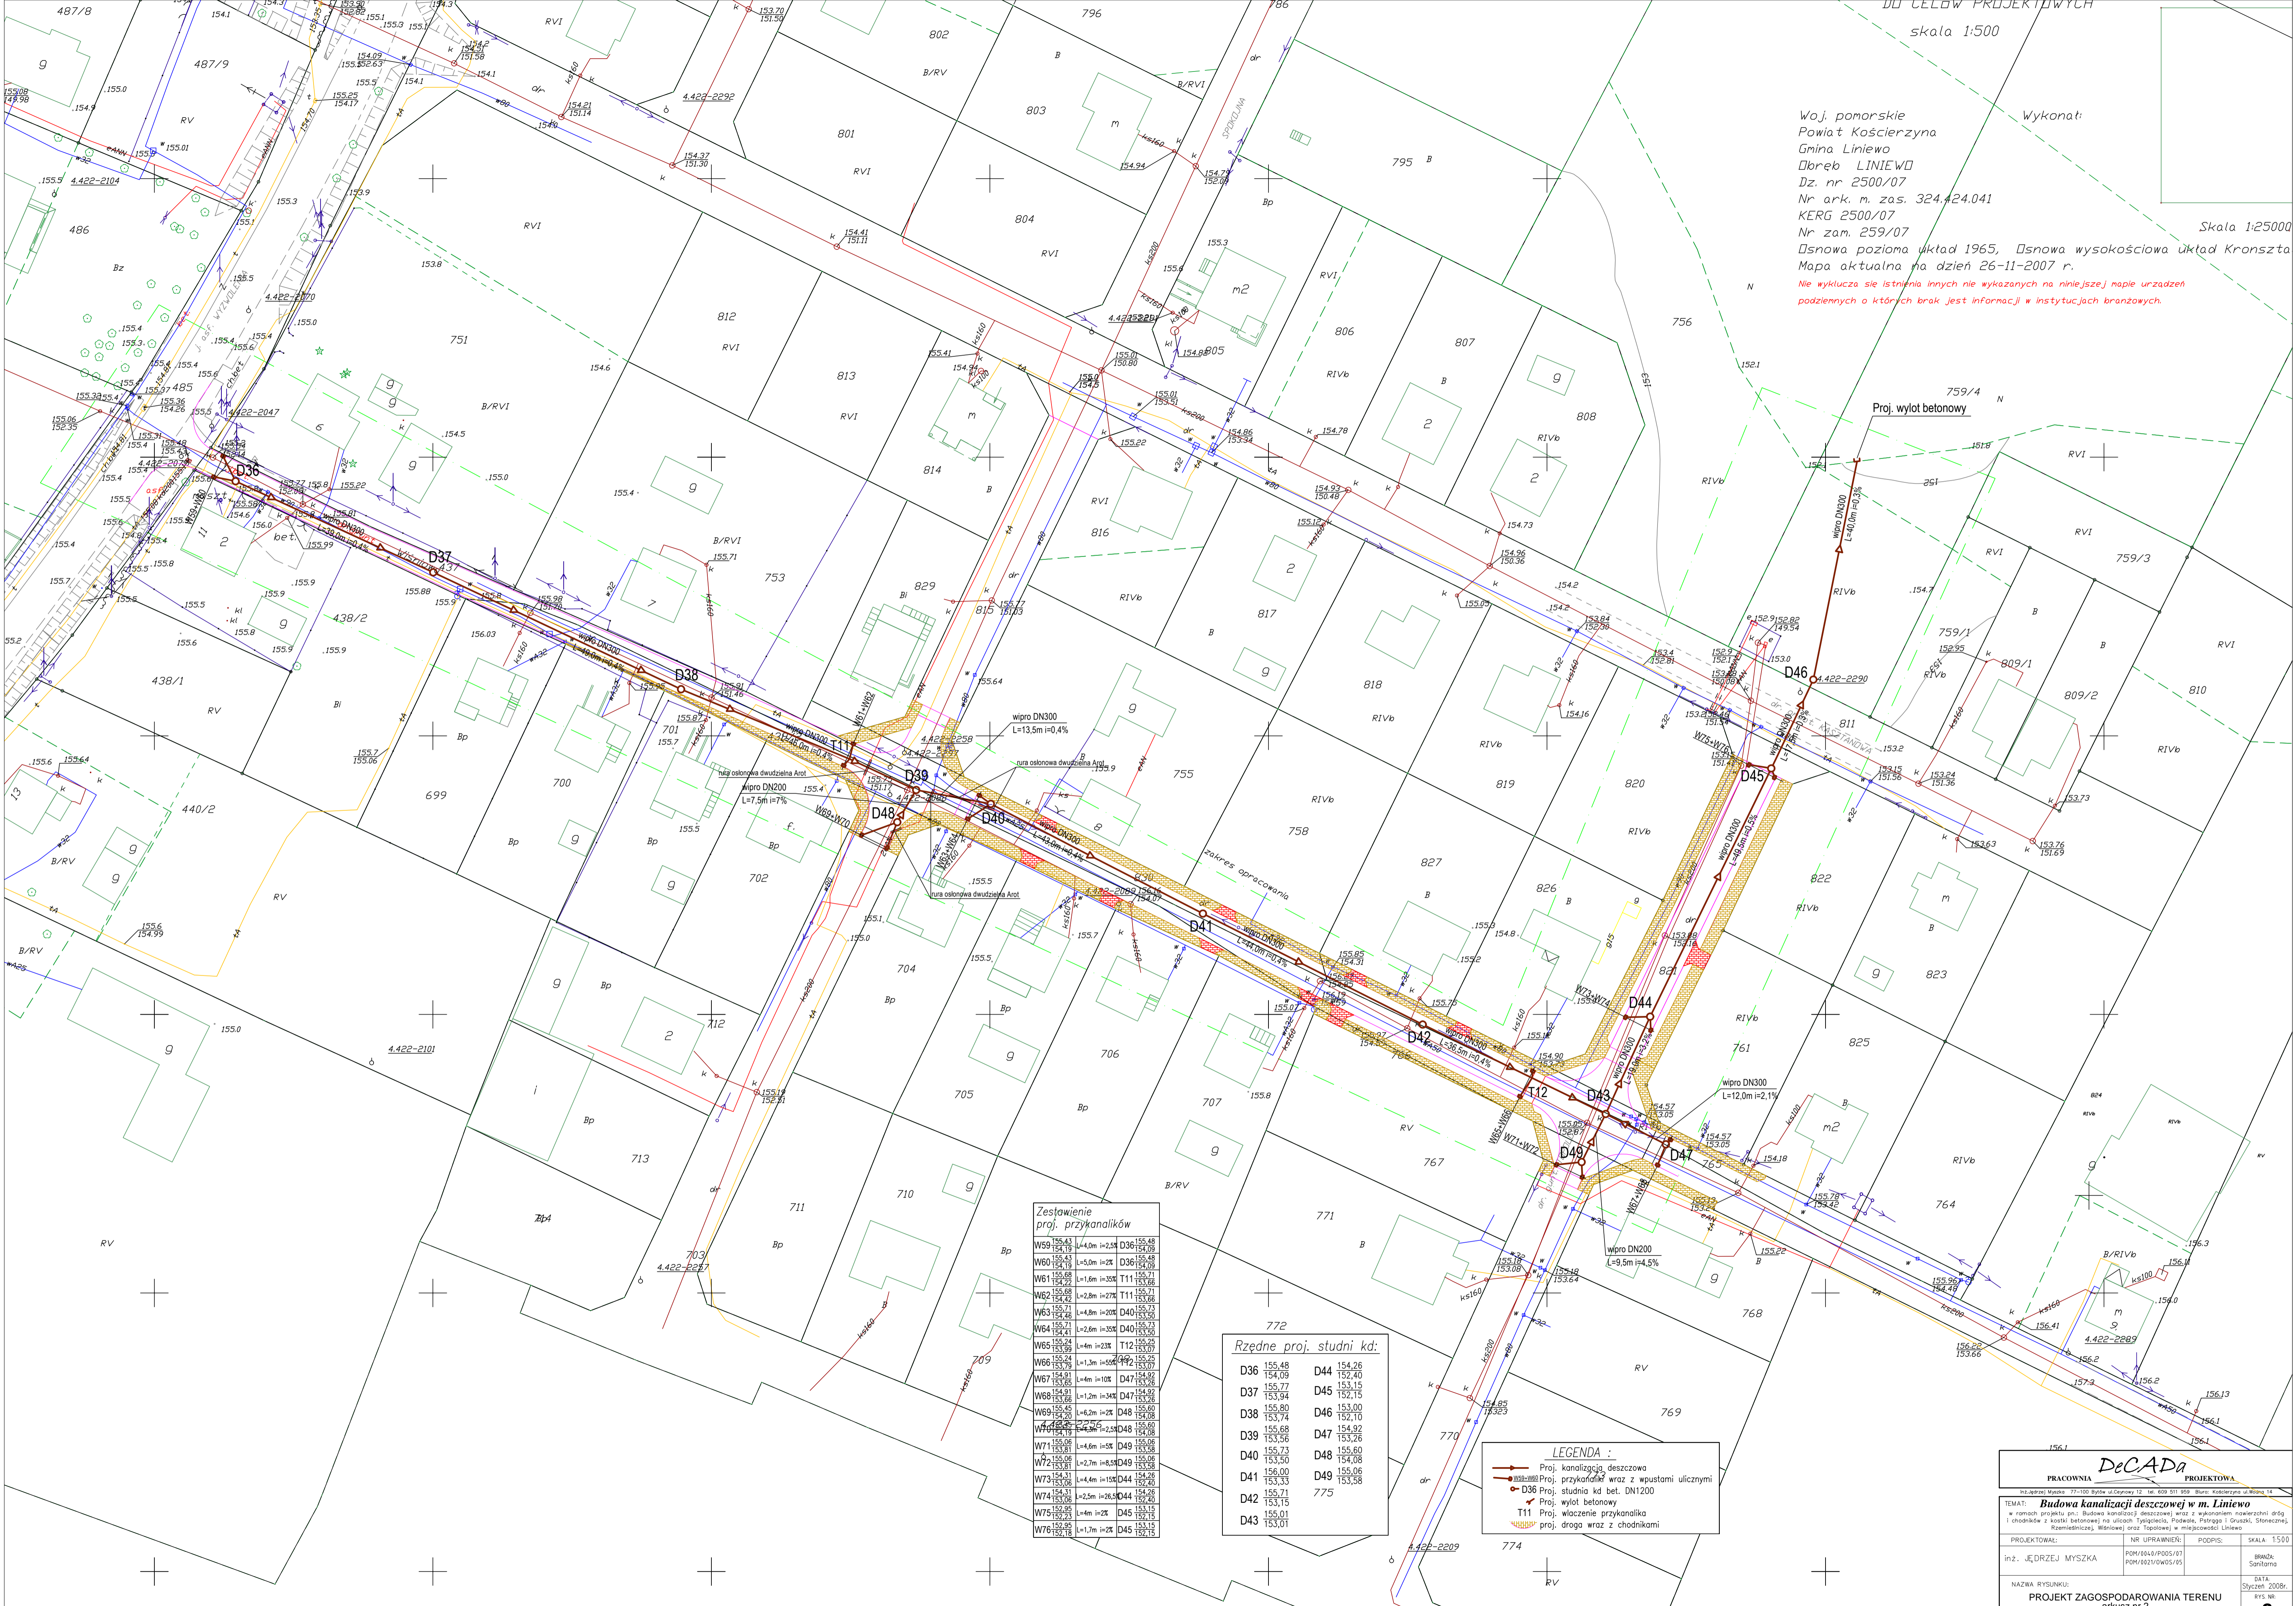

Zestawienie proj. przykanalików

W50	155,43	l=4,0m	i=2,0%	D36	155,48
W51	155,19	l=2,0m	i=2,0%	D36	155,49
W52	155,19	l=5,0m	i=2%	D36	155,49
W53	155,79	l=1,0m	i=3%	T11	155,68
W54	155,68	l=2,8m	i=27%	T11	155,71
W55	155,71	l=4,8m	i=20%	D40	155,72
W56	154,46	l=4,8m	i=20%	D40	153,50
W57	154,41	l=2,6m	i=3%	D40	153,50
W58	155,24	l=4m	i=23%	T12	155,25
W59	155,24	l=1,2m	i=5%	T12	155,25
W60	155,79	l=4m	i=10%	D47	153,76
W61	155,85	l=4m	i=10%	D47	153,76
W62	154,91	l=1,2m	i=34%	D47	154,92
W63	155,81	l=4,2m	i=2%	D48	155,80
W64	155,81	l=4,2m	i=2%	D48	155,80
W65	155,81	l=4,2m	i=2%	D48	155,80
W66	155,81	l=4,2m	i=2%	D48	155,80
W67	155,81	l=4,2m	i=2%	D48	155,80
W68	155,81	l=4,2m	i=2%	D48	155,80
W69	155,81	l=4,2m	i=2%	D48	155,80
W70	155,81	l=4,2m	i=2%	D48	155,80
W71	155,81	l=4,2m	i=2%	D48	155,80
W72	155,81	l=4,2m	i=2%	D48	155,80
W73	155,81	l=4,2m	i=2%	D48	155,80
W74	155,81	l=4,2m	i=2%	D48	155,80
W75	155,81	l=4,2m	i=2%	D48	155,80

Rzędne proj. studni kd:

D36	155,48
D37	153,94
D38	153,74
D39	155,68
D40	153,50
D41	156,00
D42	155,71
D43	153,01
D44	154,26
D45	152,15
D46	152,10
D47	154,92
D48	155,80
D49	155,06
775	153,58

LEGENDA:

- Proj. kanalizacja deszczowa
- Proj. przykanalik wraz z wpustami ulicznymi
- D36 Proj. studnia kd bet. DN1200
- T11 Proj. włoczenie przykanalika
- proj. droga wraz z chodnikami

DeCADA
PRACOWNIA PROJEKTOWA

TEMAT: **Budowa kanalizacji deszczowej w m. Liniewo**
w ramach projektu: Budowa kanalizacji deszczowej wraz z wykonaniem rozszerzenia dróg i chodników z kostki betonowej na ulicach Tytułowej, Podwale, Patroga i Gruszek, Stenczyńskiej, Rzemieśniczej, Wiskowej oraz Topolowej w miejscowości Liniewo

PROJEKTOWAŁ:	NR UPRAWNIENI:	PODPIS:	SKALA: 1:500
inż. J. DRZEJ MYSZKA	POM/504/P005/07 POM/502/P005/09		BRANŻA: Sanitarna
NAZWA RYSUNKU:	PROJEKT ZAGOSPODAROWANIA TERENU		DATA: Styczeń 2009r.
arkusz nr 2			rys. nr 2