


"MIERNIK"  
USŁUGI GEODEZYJNE S.C.  
Stefan Gurawski, Marek Kleinschmidt  
7-409 KOŚCIERZYNA, ul. Wodna 14  
81-401 KOŚCIERZYNA, tel. 58 67 11 59, 609 511 959  
KRS 14 301 244 0000

Orientacja



skala 1:50000

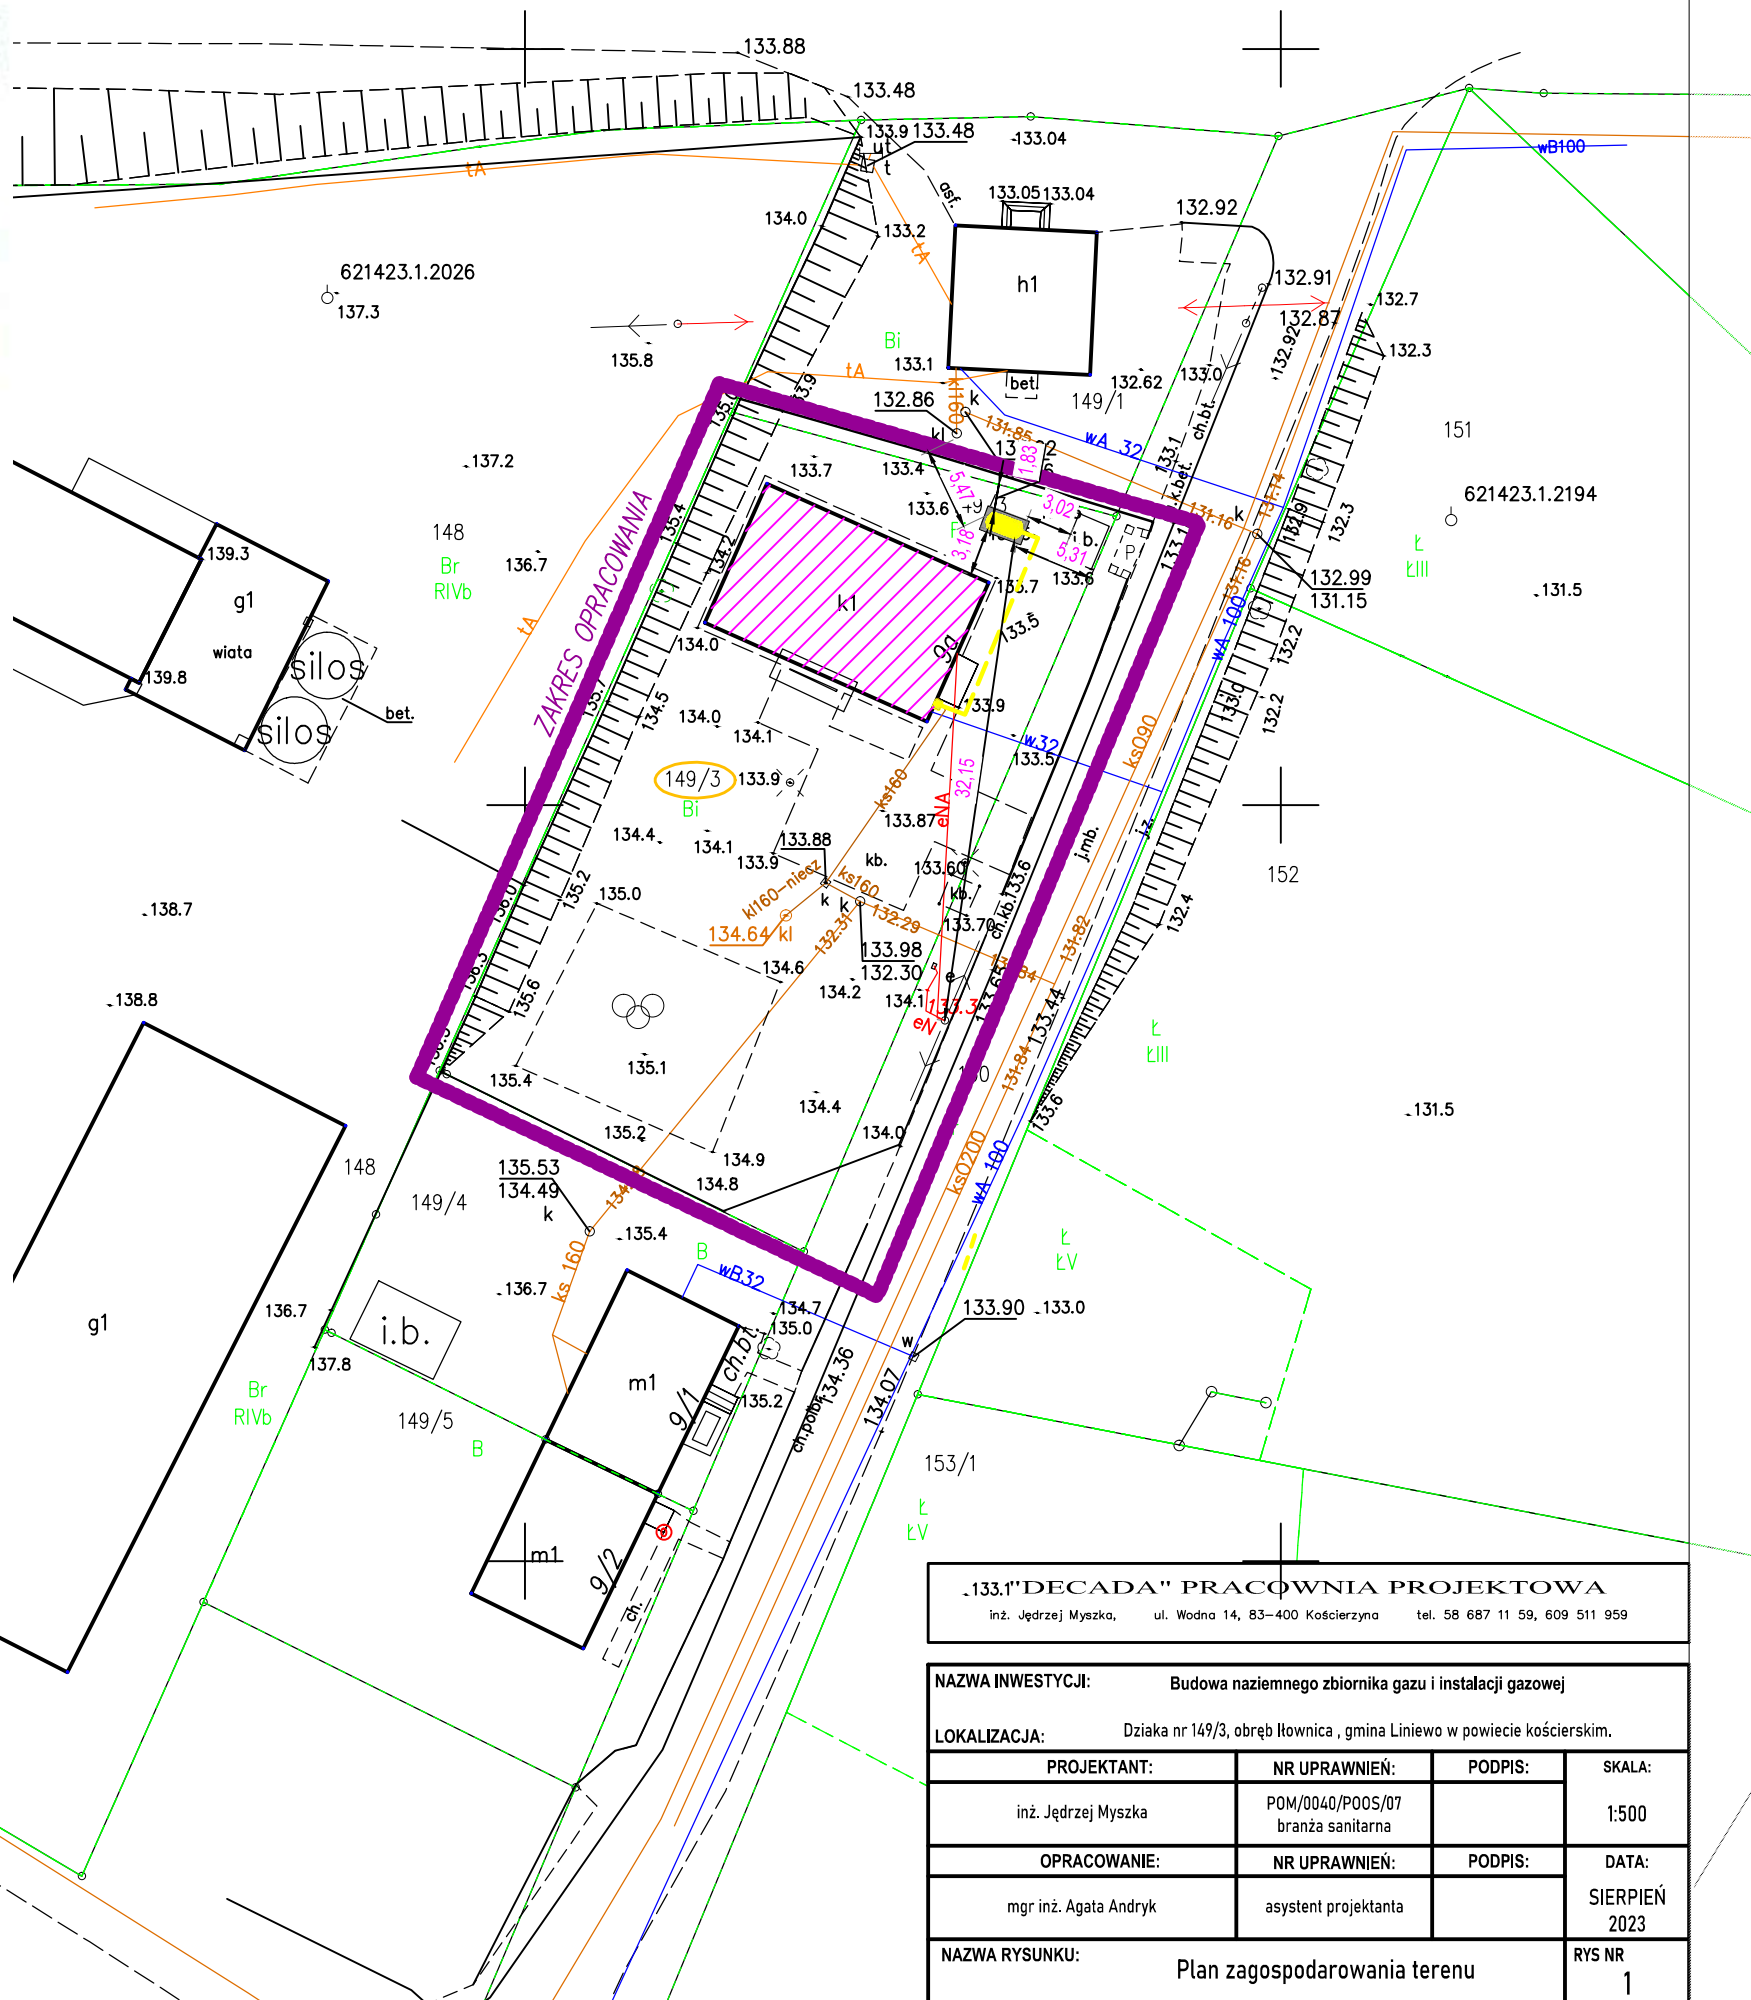

MAPA DO CELÓW PROJEKTOWYCH		Skala 1:500	
Województwo	pomorskie	<b>MERNIK</b> Usługi Geodezyjne s.c. Stefan Gurawski, Marek Kleinschmidt 83-400 Kościerzyna, ul. Wodna 14 tel. 601-674-576, 601-977-286 NP 591-M-53-387-REGON 191520688	Wykonawca: <b>Waldemar Plekh</b> inż. geodeta inż. <b>Stefan Gurawski</b> geodeta uprawnienia nr 17987 Kościerzyna 16.08.2023
Powiat	kościerski		
Jednostka ewidencyjna	220605_2 Liniewo		
Obszar ewidencyjny	0004 IŁOWNICA		
Działka	149/3		
Nr ark. m. zas.	6.214.22.05.2		
Id. zgłoszenia	6640.2291.2023		
<b>ZAKRES OPRACOWANIA</b>			
Osnowa pozioma	PL-2000		
Osnowa wysokościowa	PL-EVRF2007-NH		
Mapa aktualna na dzień 08-08-2023 r.			

**UWAGA!**  
 Nie wyklucza się istnienia innych, nie wykazanych na niniejszej mapie urządzeń podziemnych, które nie były zgłoszone do inwentaryzacji, lub o których brak jest informacji w instytucjach branżowych.  
 Granice działek i użytków przedstawiono według stanu z ewidencji gruntów i budynków na dzień 01.08.2023 r.  
 W zakresie opracowania mapy nie występują projektowane urządzenia uzgodnione w ZUOP Kościerzyna.  
 W zakresie opracowania mapy nie sprawdzano obciążań służebnościami gruntowymi ujawnionymi w księgach wieczystych

Jestem świadomy odpowiedzialności karnej za złożenie fałszywych oświadczeń. Oświadczam, że operat techniczny zawierający rezultaty prac geodezyjnych w wyniku których powstał niniejszy dokument uzyskał pozytywny wynik weryfikacji.	
Identyfikator zgłoszenia pracy geodezyjnej	6640, 2291, 2023
Organ służby geodezyjnej, który otrzymał zgłoszenie	Starosta Powiatu Kościerskiego Wydział Geodezji
Wykonawca prac geodezyjnych	Stefan Gurawski, Marek Kleinschmidt Miernik Usługi Geodezyjne S.C.
Numer oraz data sporządzenia dokumentu zawierającego pozytywny wynik weryfikacji	P.2206.2023.235E z 08.08.2023
Imię i nazwisko oraz nr uprawnień zawodowych kierownika prac	Stefan Gurawski Nr uprawnień 17987 podpis: .....

- Oznaczenia:**
- Projektowana instalacja zewnętrzna gazu propan butan poza obrysem budynku
  - Projektowany zbiornik naziemny na gaz propan butan o pojemności 2700 l
  - Budynek świetlicy wiejskiej

**"133.1" "DECADA" PRACOWNIA PROJEKTOWA**  
 inż. Jędrzej Myszka, ul. Wodna 14, 83-400 Kościerzyna tel. 58 687 11 59, 609 511 959

<b>NAZWA INWESTYCJI:</b> Budowa naziemnego zbiornika gazu i instalacji gazowej			
<b>LOKALIZACJA:</b> Działka nr 149/3, obręb Iłownica, gmina Liniewo w powiecie kościerskim.			
<b>PROJEKTANT:</b>	<b>NR UPRAWNIENI:</b>	<b>PODPIS:</b>	<b>SKALA:</b>
inż. Jędrzej Myszka	POM/0040/POOS/07 branża sanitarna		1:500
<b>OPRACOWANIE:</b>	<b>NR UPRAWNIENI:</b>	<b>PODPIS:</b>	<b>DATA:</b>
mgr inż. Agata Andryk	asystent projektanta		SIERPIEŃ 2023
<b>NAZWA RYSUNKU:</b> Plan zagospodarowania terenu			<b>RYS NR</b> 1